

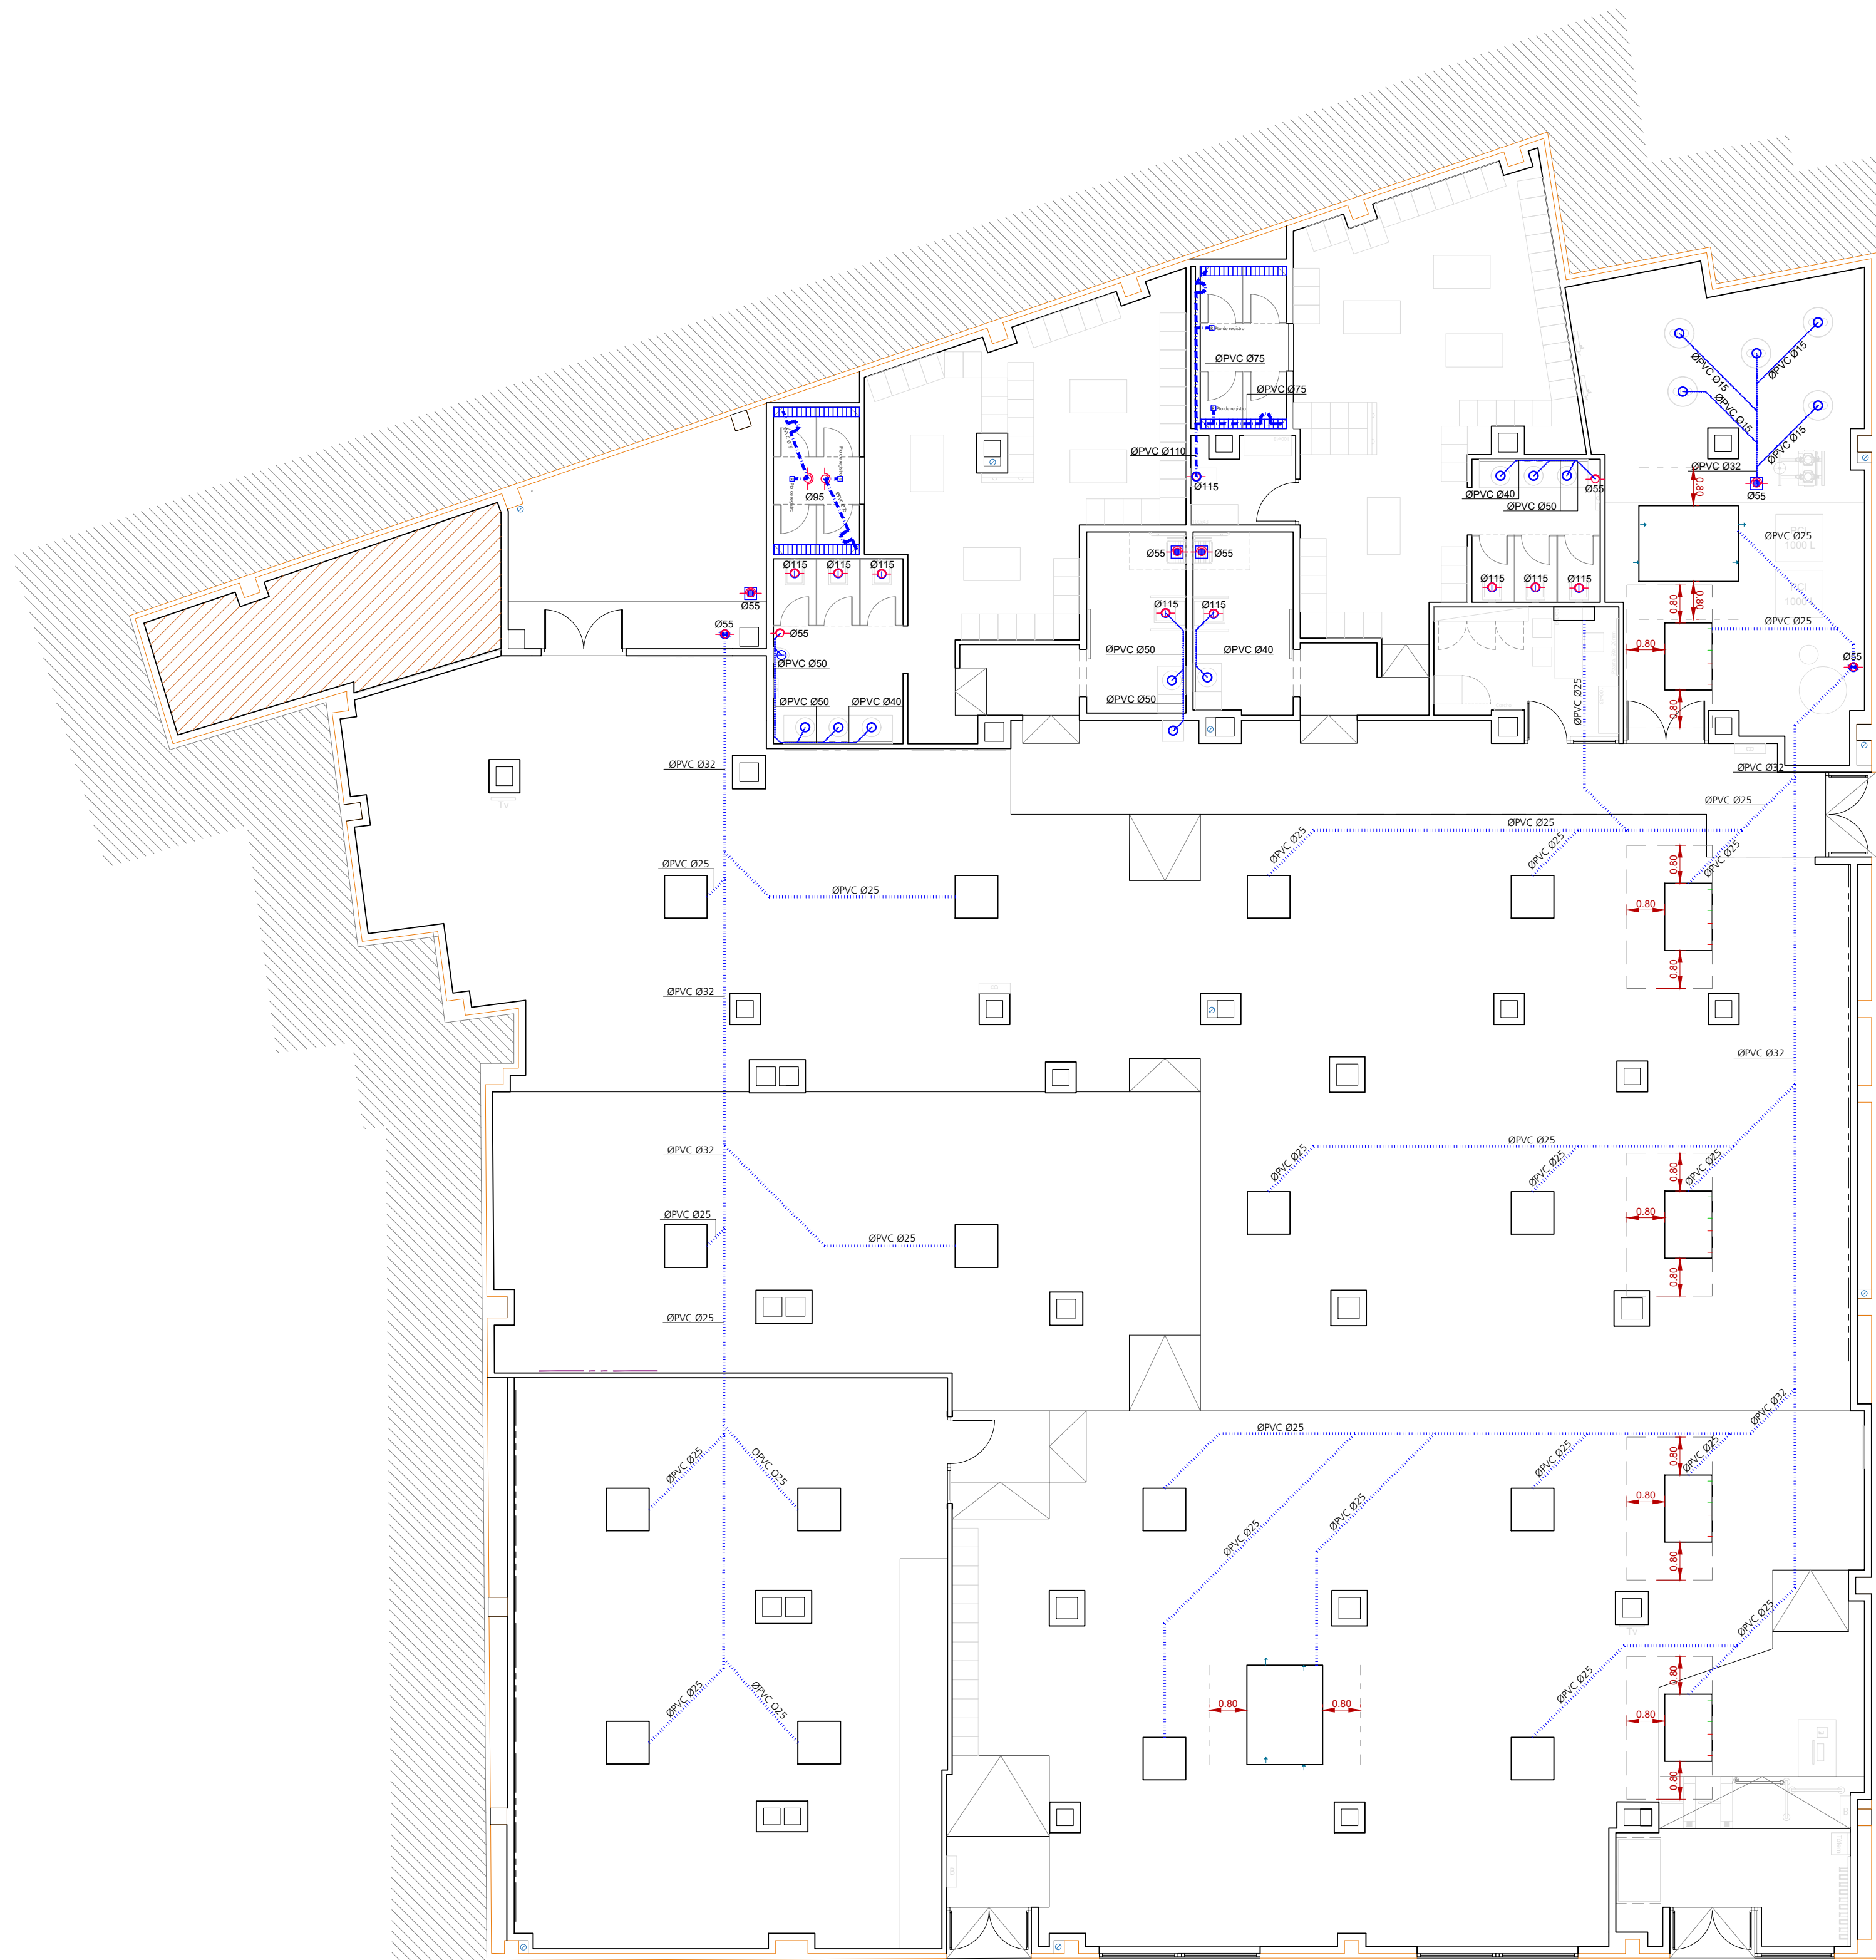
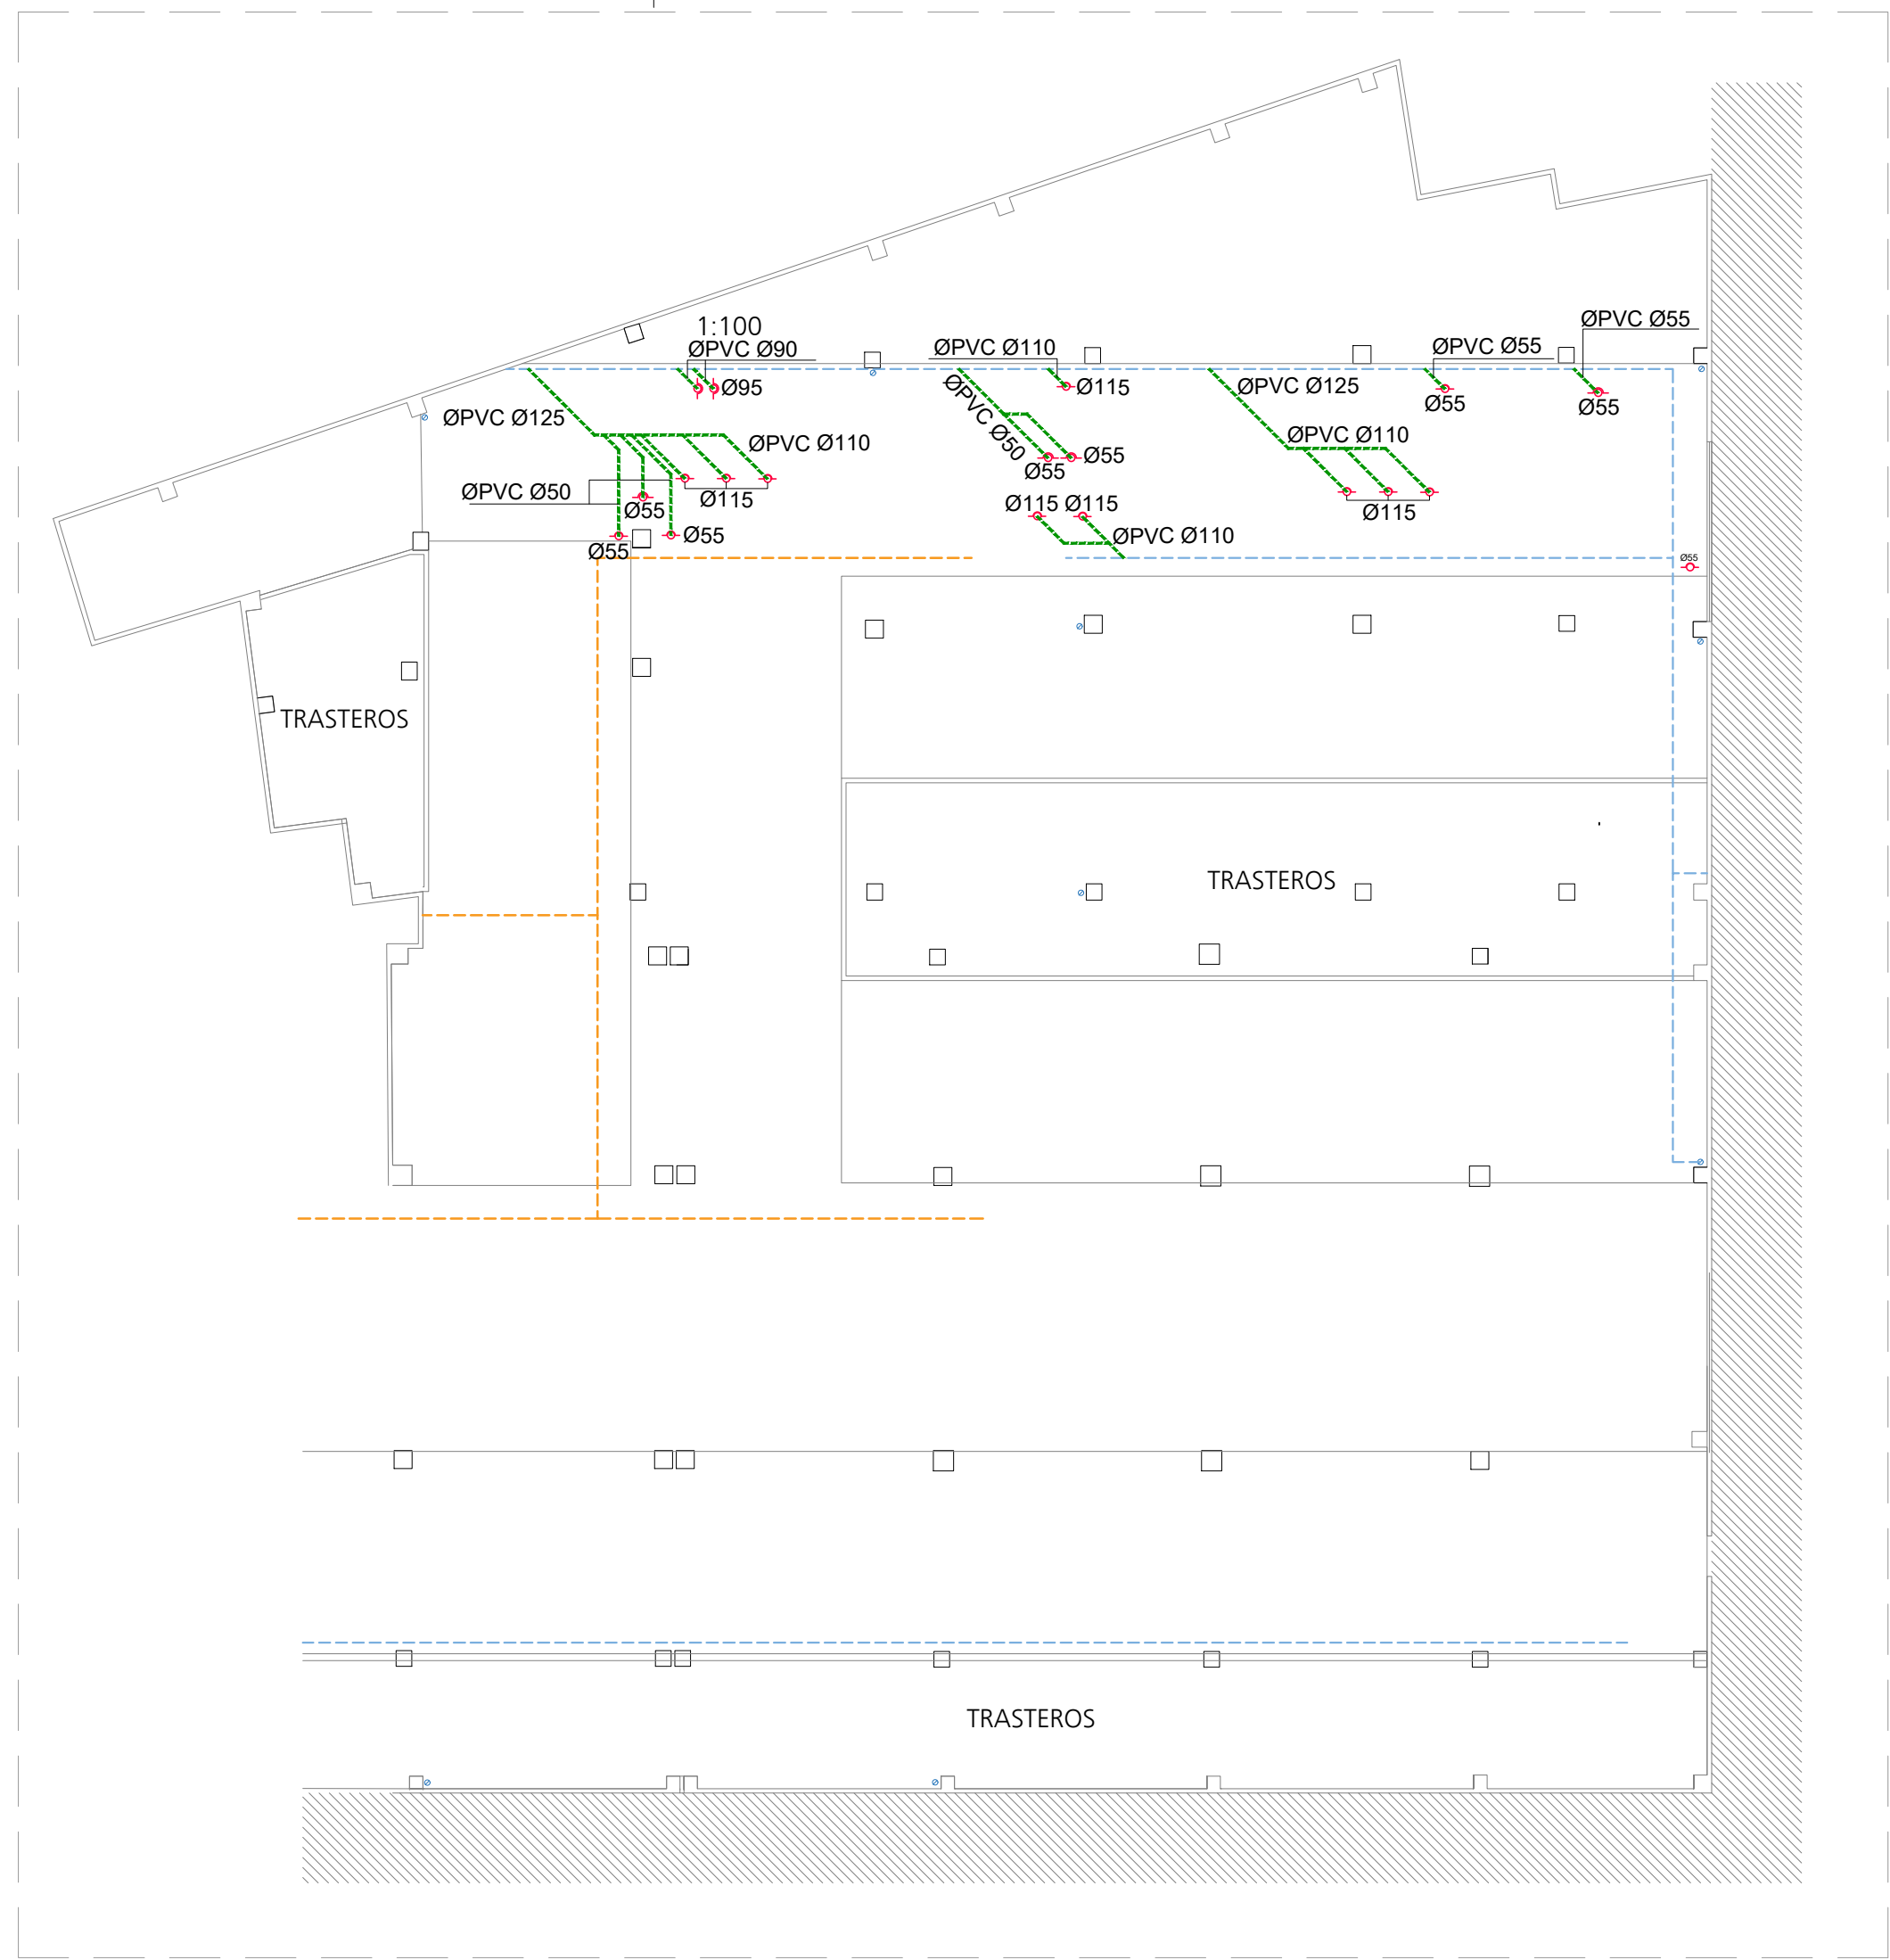


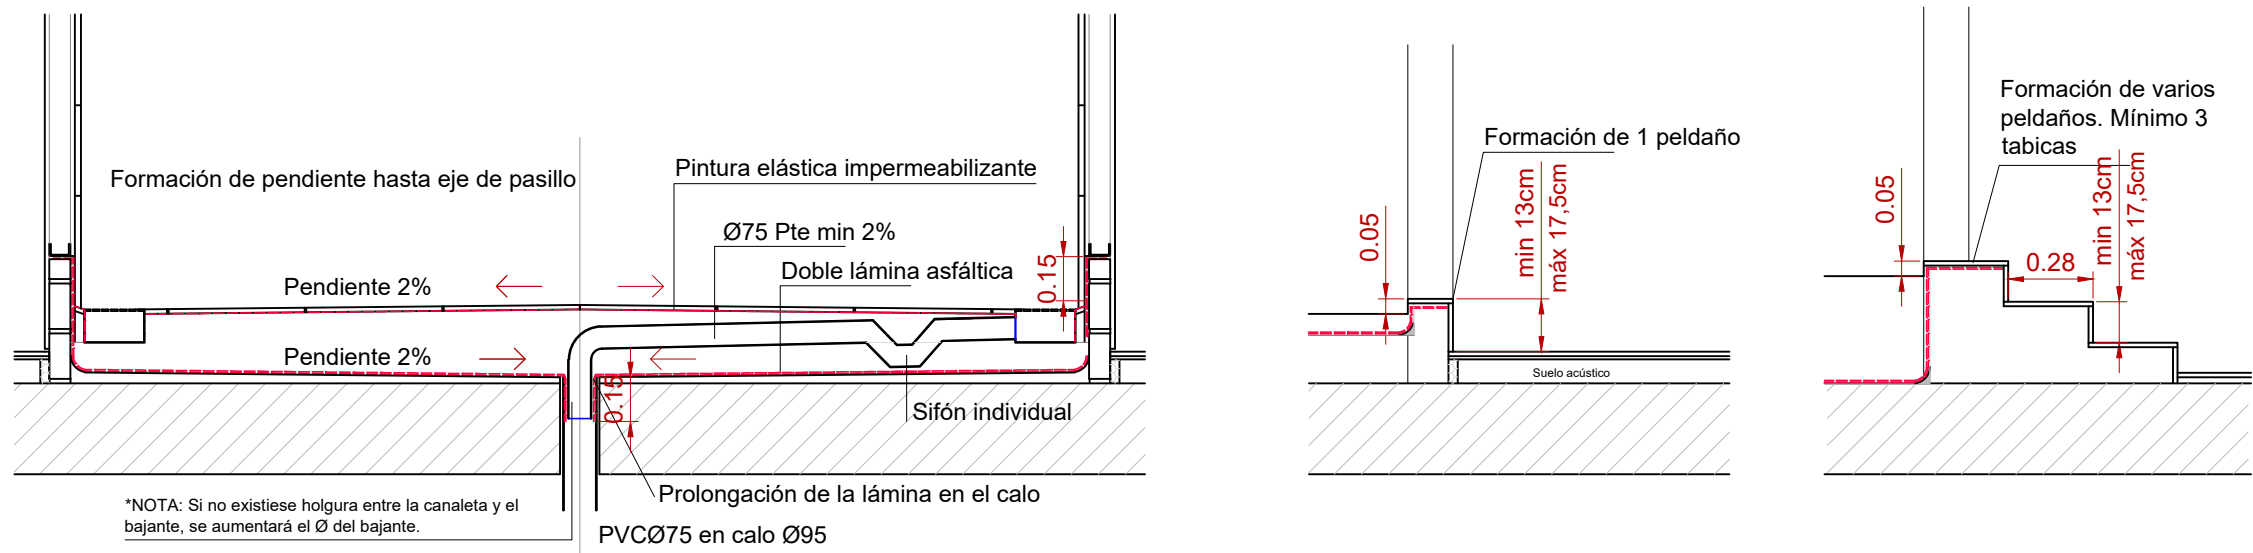

Detalle formación de pendiente en duchas un único calo para cada núcleo de duchas. Escala 1:25

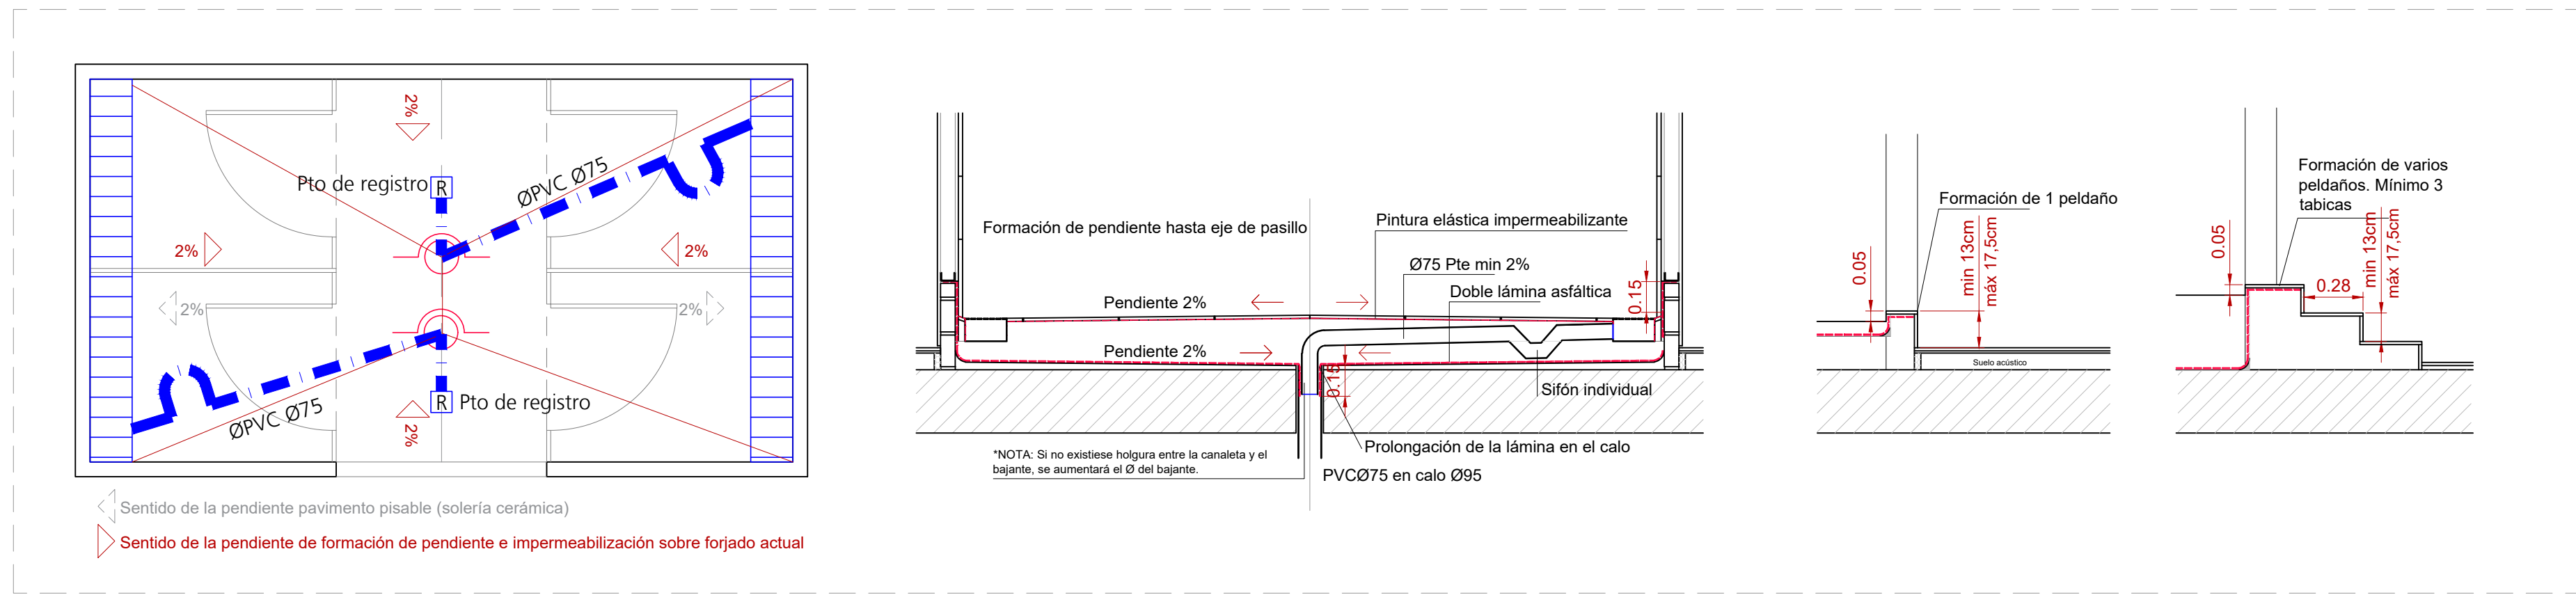

Planta sótano. Escala 1:150

LEYENDA	
SANEAMIENTO	
	RED ENTERRADA BAJO LOSA
	RED COLGADA EN LOCAL (BAJO FORJADO SUPERIOR)
	RED COLGADA (BAJO FORJADO INFERIOR)
	RED ENTERRADA EN RECRECIDO
	RED EMBEBIDA EN TABIQUE
	RED SUPERFICIAL
	ARQUETA DE PASO
	ARQUETA DE PASO
	ARQUETA DE PASO EXISTENTE
	SUMIDERO SIFÓNICO
	DESAGUE CON SIFÓN INDIVIDUAL
	DESAGUE INODORO
	BAJANTE
	SUMIDERO LINEAL CANALETA PREFABRICADA
	CALO EN FORJADO SEGUN CANALIZACIÓN
	BOMBA DE CONDENSADOS SAUERMAN / MASTONE según equipo
	COLLARIN INTUMESCENTE SEGUN CANALIZACIÓN
	SISTEMA DE BOMBEO STAR 900/1500 RT15M CON TRITURADOR
	GRUPO DE ELEVACIÓN BEST BOX (G)

*Los equipos de climatización y recuperadores contarán con sifón individual
NOTA:
-Todas las cisternas a falso techo acústico irán atomizadas con tornillería de pladur evitando tornillos pasantes, de parguas, etc.

Proyecto de Ejecución

Adecuación de Local Comercial a Gimnasio, sita en Calle Margarita Córcoles, 2, 23740, Andújar, Jaén

Ciente: **SYNERGYM**

Sociedad Proyectista: **bm2**

Técnico Redactor Representante:

Expte.: 2025/087
Fecha: 29/08/2025
Escala: 1:100

Descripción: Estado Modificado
Saneamiento

Plano n°: **S.01**